


RZUT PARTERU

1:100

- KANALIZACJA -

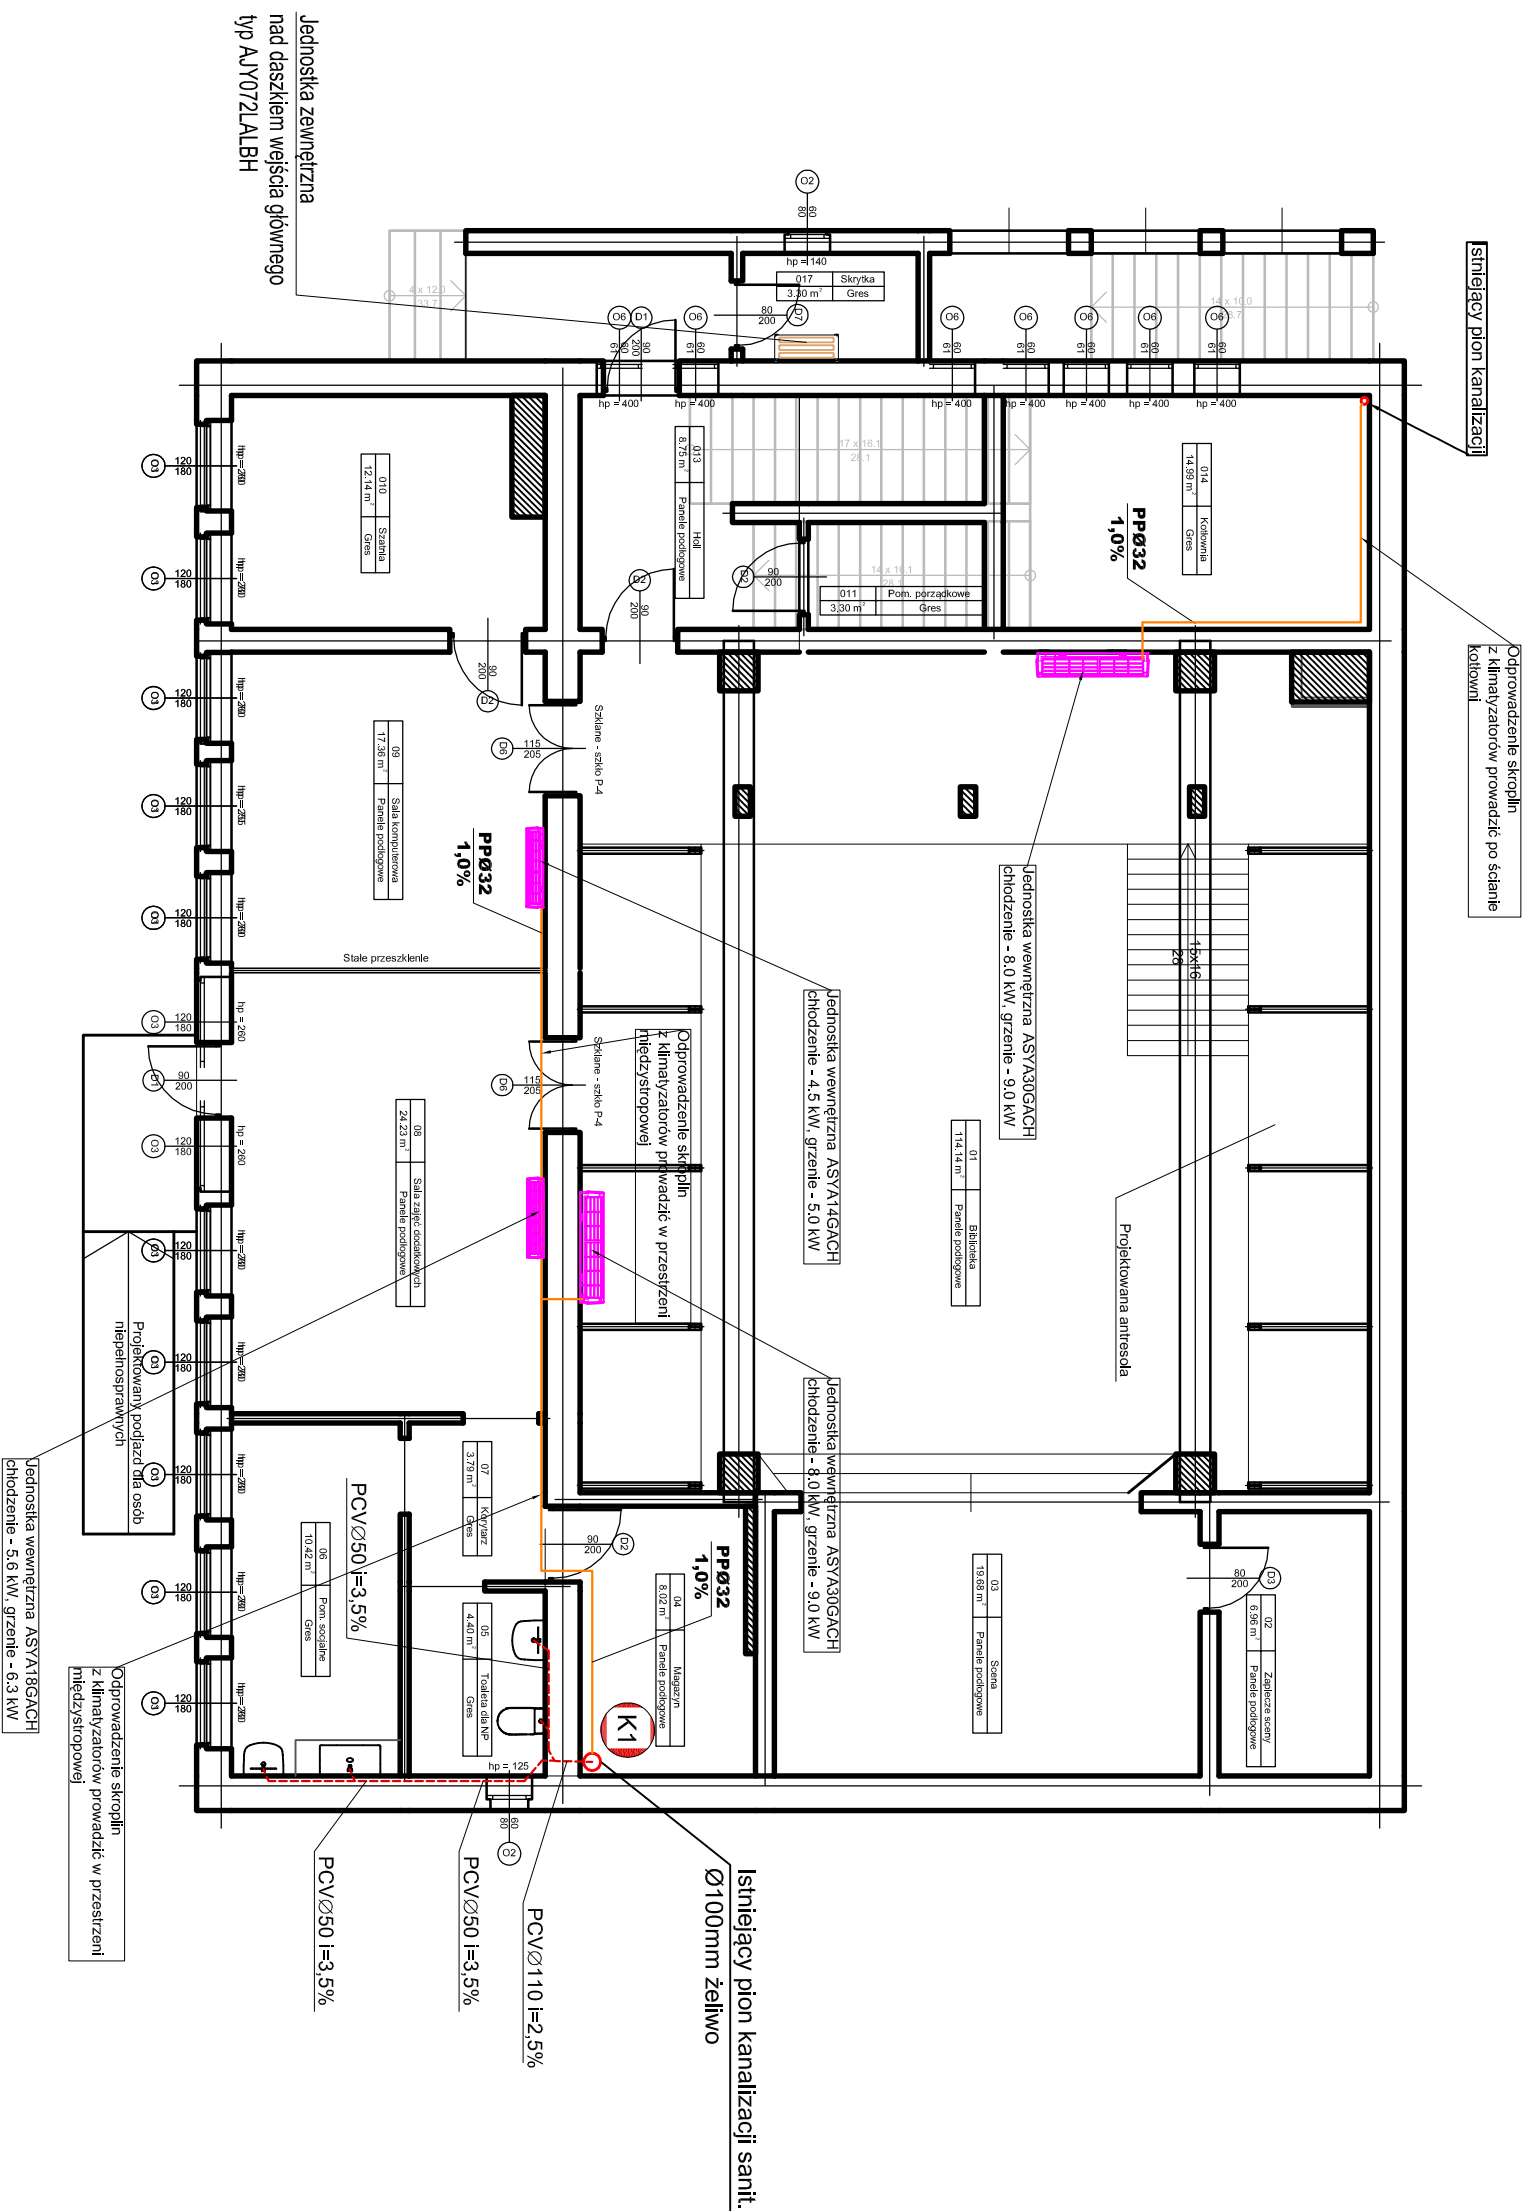

- LEGENDA:**
- kanalizacja
 - skropliny
 - istn. pion kanalizacji
 - klimatyzator

PHU "PLAN - PROJEKT" inż. Krzysztof Nawojski ul. Strzelecka 20 ; 66 - 200 Świebodzin NIP 927 - 146 - 65 - 02 ; REGON 978116900		Inwestor: Zmiana sposobu użytkowania i przebudowa części pomieszczeń budynku Szczanieckiego Ośrodka Kultury na pomieszczenia Gminnej Biblioteki Publicznej.	
Skala: 1 : 100		Branża: SANTARNA	
Projektant: mgr inż. Stanisław Karasz	Nr upr.: 2017/5Zg	Podpis: Santarna	Data: 08.2016 r. Nr rysunku : 1
Sprawdzający: mgr inż. Marek Karasz	LBS/0014/ PWO/S/15	Santarna	