


Łączy arkusz nr: 18

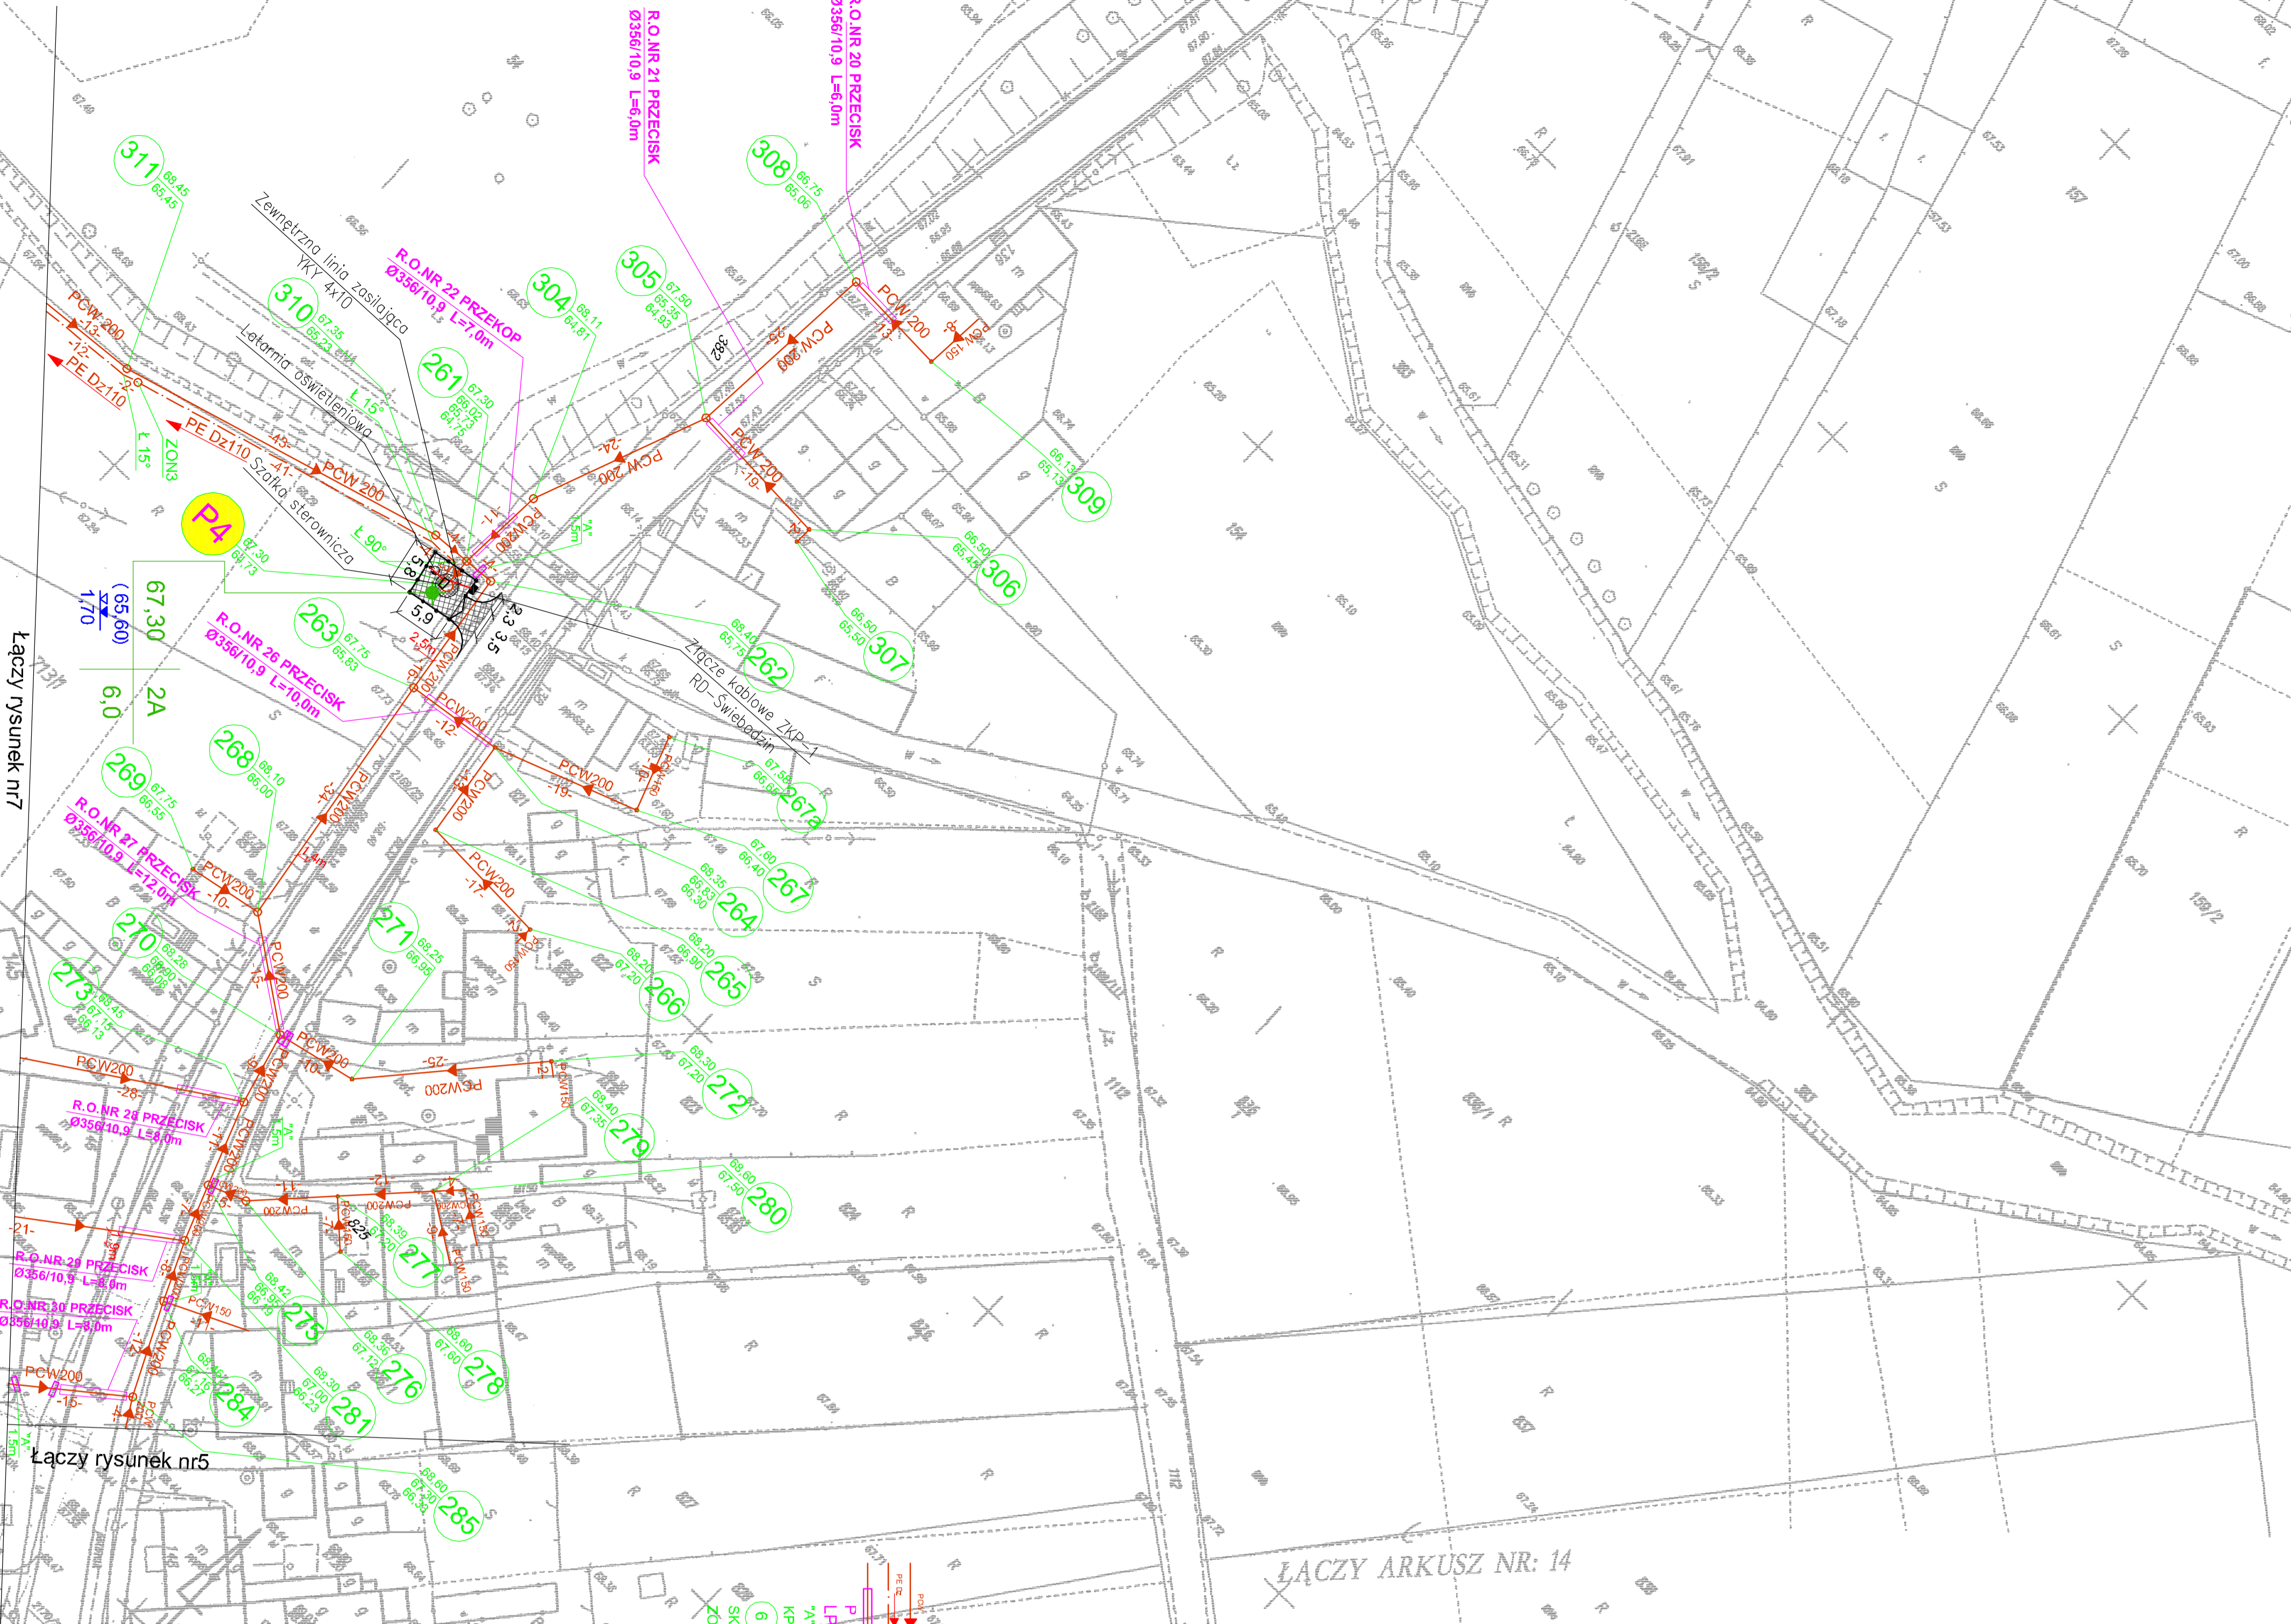

Łączy rysunek nr7

Łączy rysunek nr5

ŁĄCZY ARKUSZ NR: 14

OZNACZENIA

- KANAŁ SANITARNY GRAWITACYJNY
- RUCIOCIĄG TŁOČNY
- PRZECISK W RUCIOCIĄCIE
- PRZEPOMIOTOWNIA SŁODKOW
- LOKALNY PUNKT TŁOČNY
- RURA OCHRONNA "AROT"
- KOMORA POŁĄCZENIOWA
- STUDZIENKA REMIZYJNA
- ZAWÓR ODPOWIERZAJĄCY
- WYKONANE SONDY GEOELECTRYCZNE
- WYKONANE SONDY GEOELEMENICZNE
- ARCHIWALNE SONDY GEOTECHNICZNE
- GRANICE DZIAŁEK DRÓG POWIATOWYCH

SZKIC ORIENTACJI



MAPA SYT – WRS. do celów projektowych
 SKALA 1:500
 ARKUSZ Nr 7

Wykonawca: **Instytut Inżynierów i Techników**
 ul. Sycylijska 10, 20-030 Szczecin
 NIP: 631-000-0000, REGON: 142311077
 Data: 2007

PROJKT		ZAKŁAD PROJEKTOWO-INSTALOWY	
OBIEKT: "Kanalizacja sanitarna dla miejscowości Szczanec"			
ADRES:	gm. Szczanec	woj. lubuskie	
NAZWA / RYSUNKI:	Projekt zagospodarowania terenu		
STADIUM:	PBW	BRANŻA SANITARNIA	
PROJEKTOWAL:	Inż. Sławomir STEFAN		SKALA 1:500
UPRAWNIENIA:	inżynierskie		RYS. NR 2
SPRAWDZIŁ:	Inż. Wiktoria WYKWIŚC		ECZ. NR 2012-02
WYKONAŁ:	Inż. Wiktoria WYKWIŚC		

PODSIK
 DZ. w sprawie: **17.02.2007**
 za zgodności z oryginalnym
 nr ew. **17.02.2007**
 data: **17.02.2007**
 06.03.2007

PROSTYWO POWIATOWE w SZCZANIECIE
 ul. Sycylijska 10, 20-030 Szczecin
 NIP: 631-000-0000, REGON: 142311077
 Data: 2007

USŁUGI GEO-KART
 Inż. Jan Chłopowicz
 ul. Sycylijska 10, 20-030 Szczecin
 NIP: 631-000-0000, REGON: 142311077
 Data: 2007

Opracowano na podstawie map syf-wrs
 będących w zasobie PODSIK w Szczaniec.
 Arkusz mapy nr 421423-0333, 0334, 0371, 0372, 0374.
 Pomiaru uzupelniającego dokonał geodeta uprawiony
 Inż. Jan Chłopowicz w sierpniu 2007 r.