


Łączy rysunek nr10

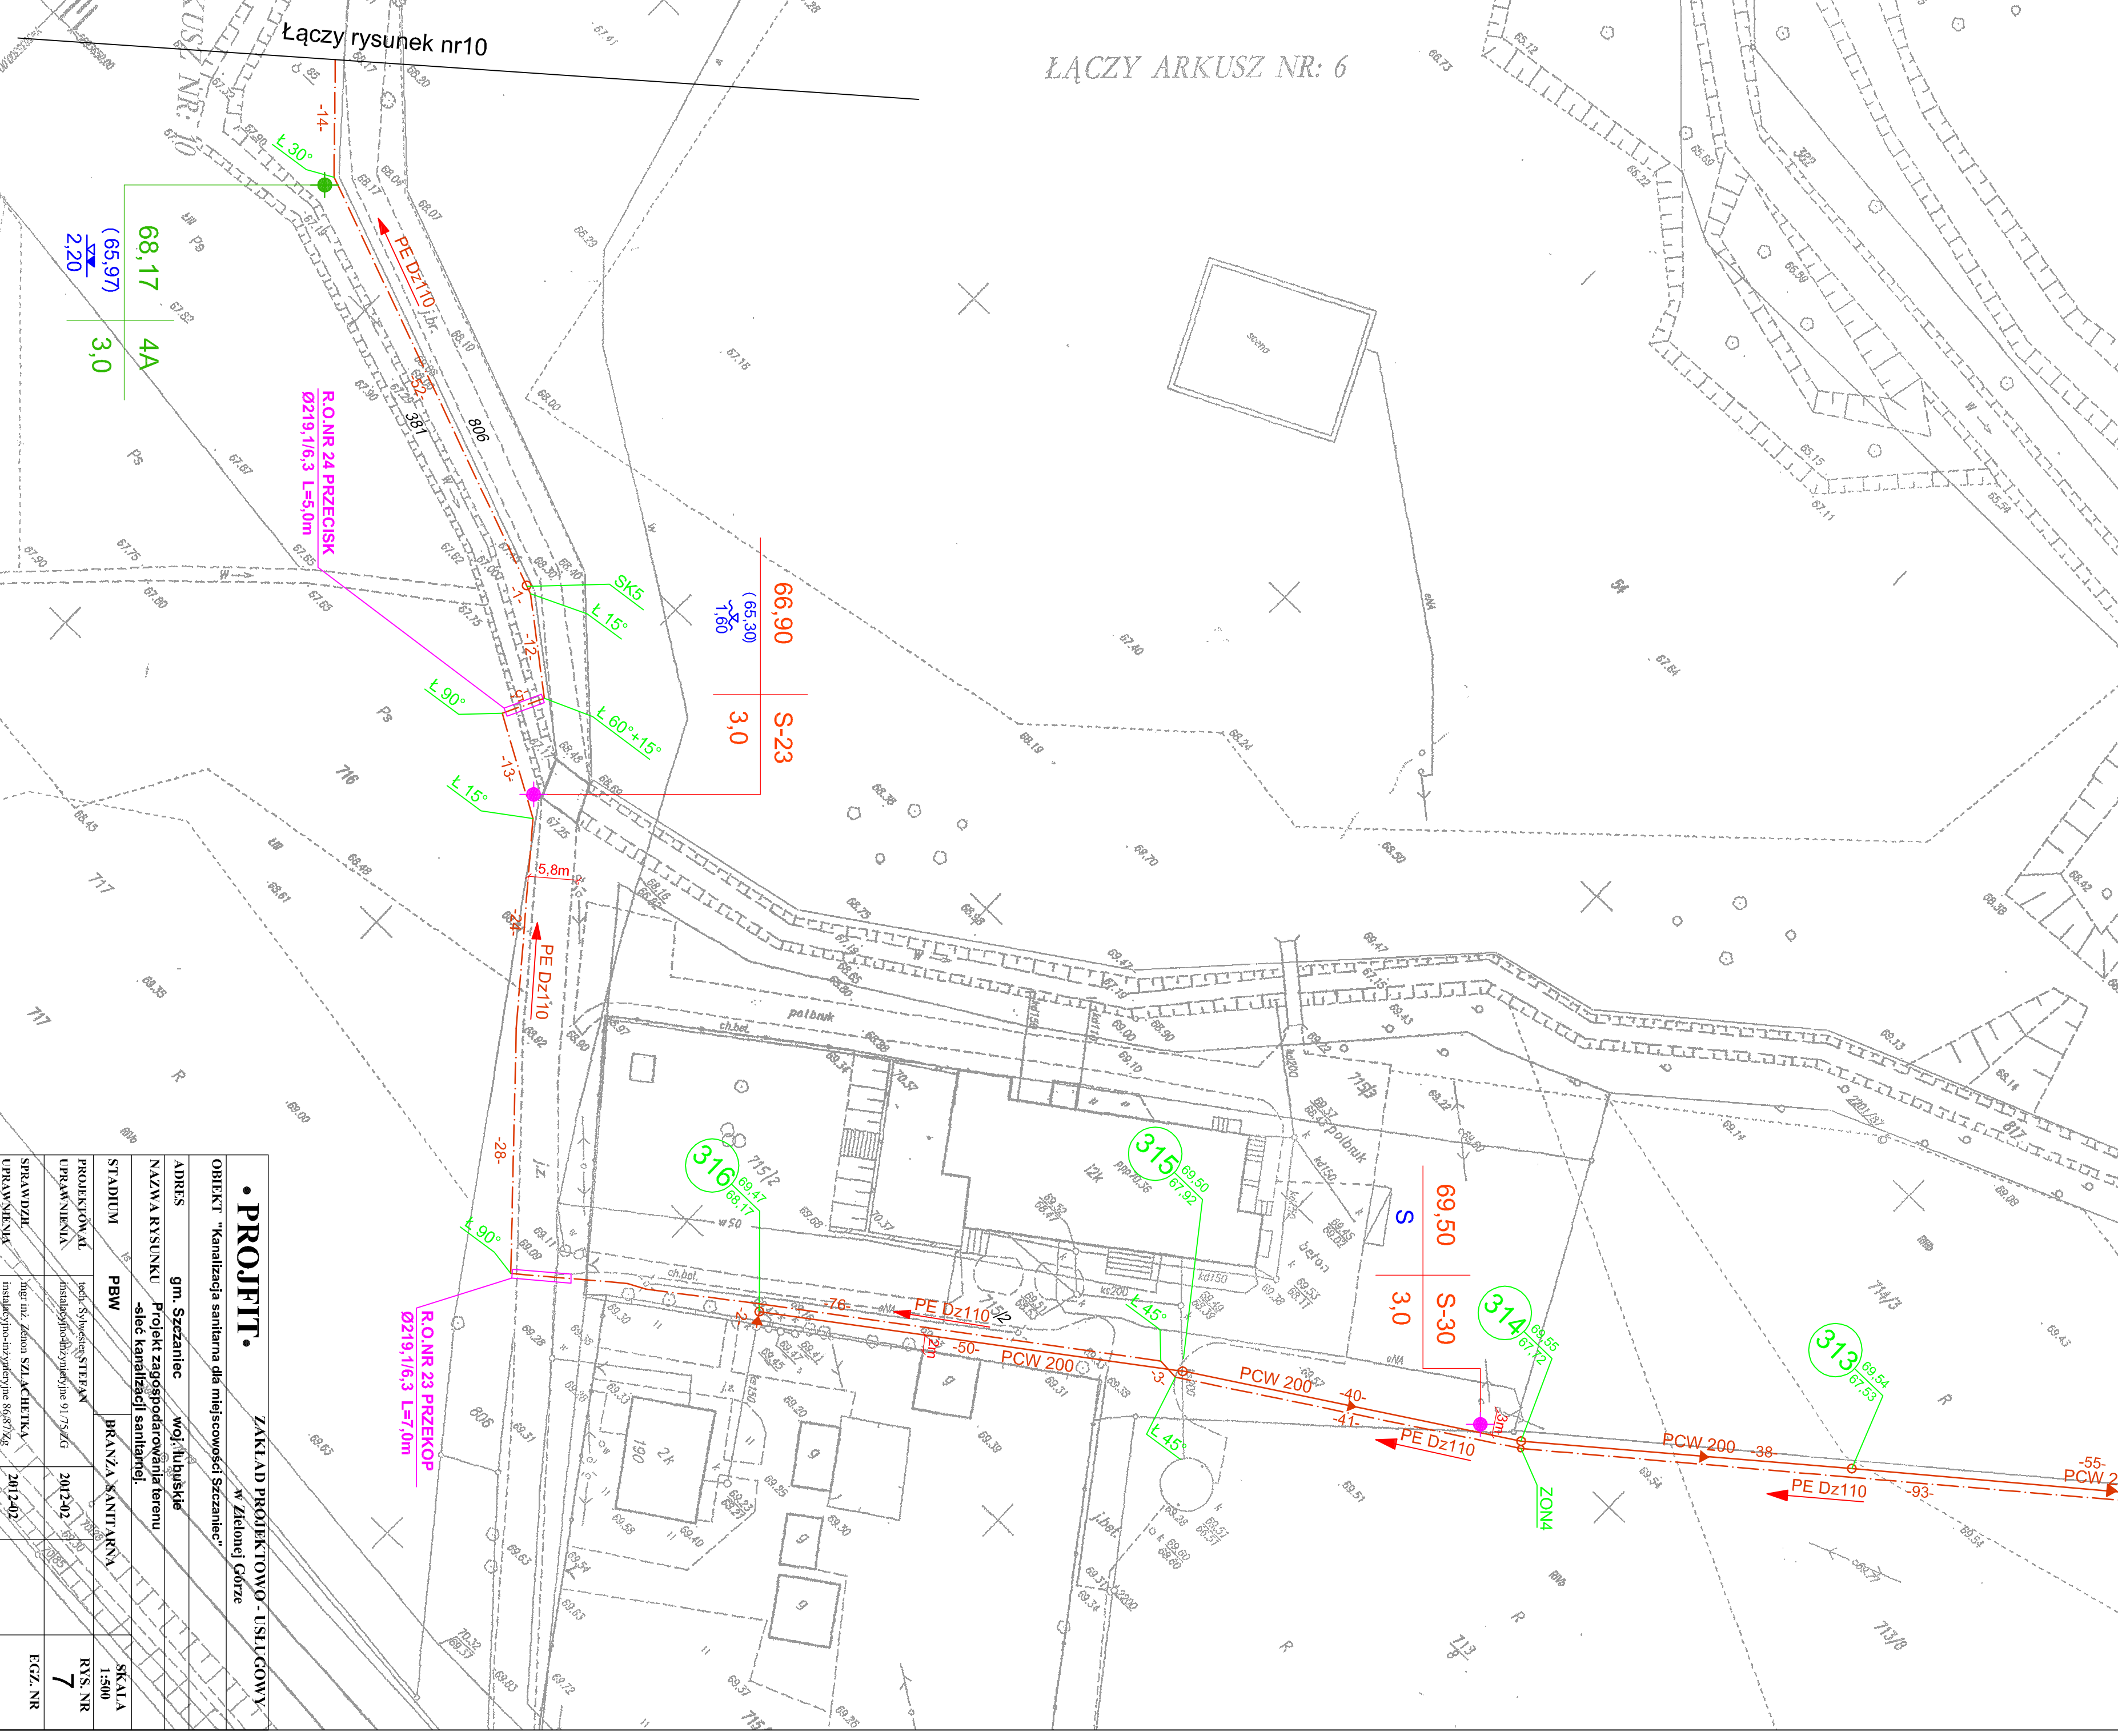

• PROFIT.		ZAKŁAD PROJEKTOWO-USŁUGOWY	
OBIEKT: "Kanalizacja sanitarne dla miejscowości Szczaniec"			
nr. Zielonej Góry			
ADRES:	gm. Szczaniec	woj. lubuskie	
NAZWA RYSUNKU:	Projekt zagospodarowania terenu - sieć kanalizacji sanitarnej.		
STADIUM:	PBW	BRANŻA SANITARNA	
PROJEKTOWAŁ:	inż. Sylwester STEPIAN		
UPRAWNIENIA:	instalacyjno-uzupełniające 9175/6/G		
SPRAWDZIŁ:	inż. mgr. Zdzisław SZACHETKA		
UPRAWNIENIA:	instalacyjno-uzupełniające 8667/G		
	2012-02		
		SKALA 1:500	
		RYS. NR 7	
		EGZ. NR	