
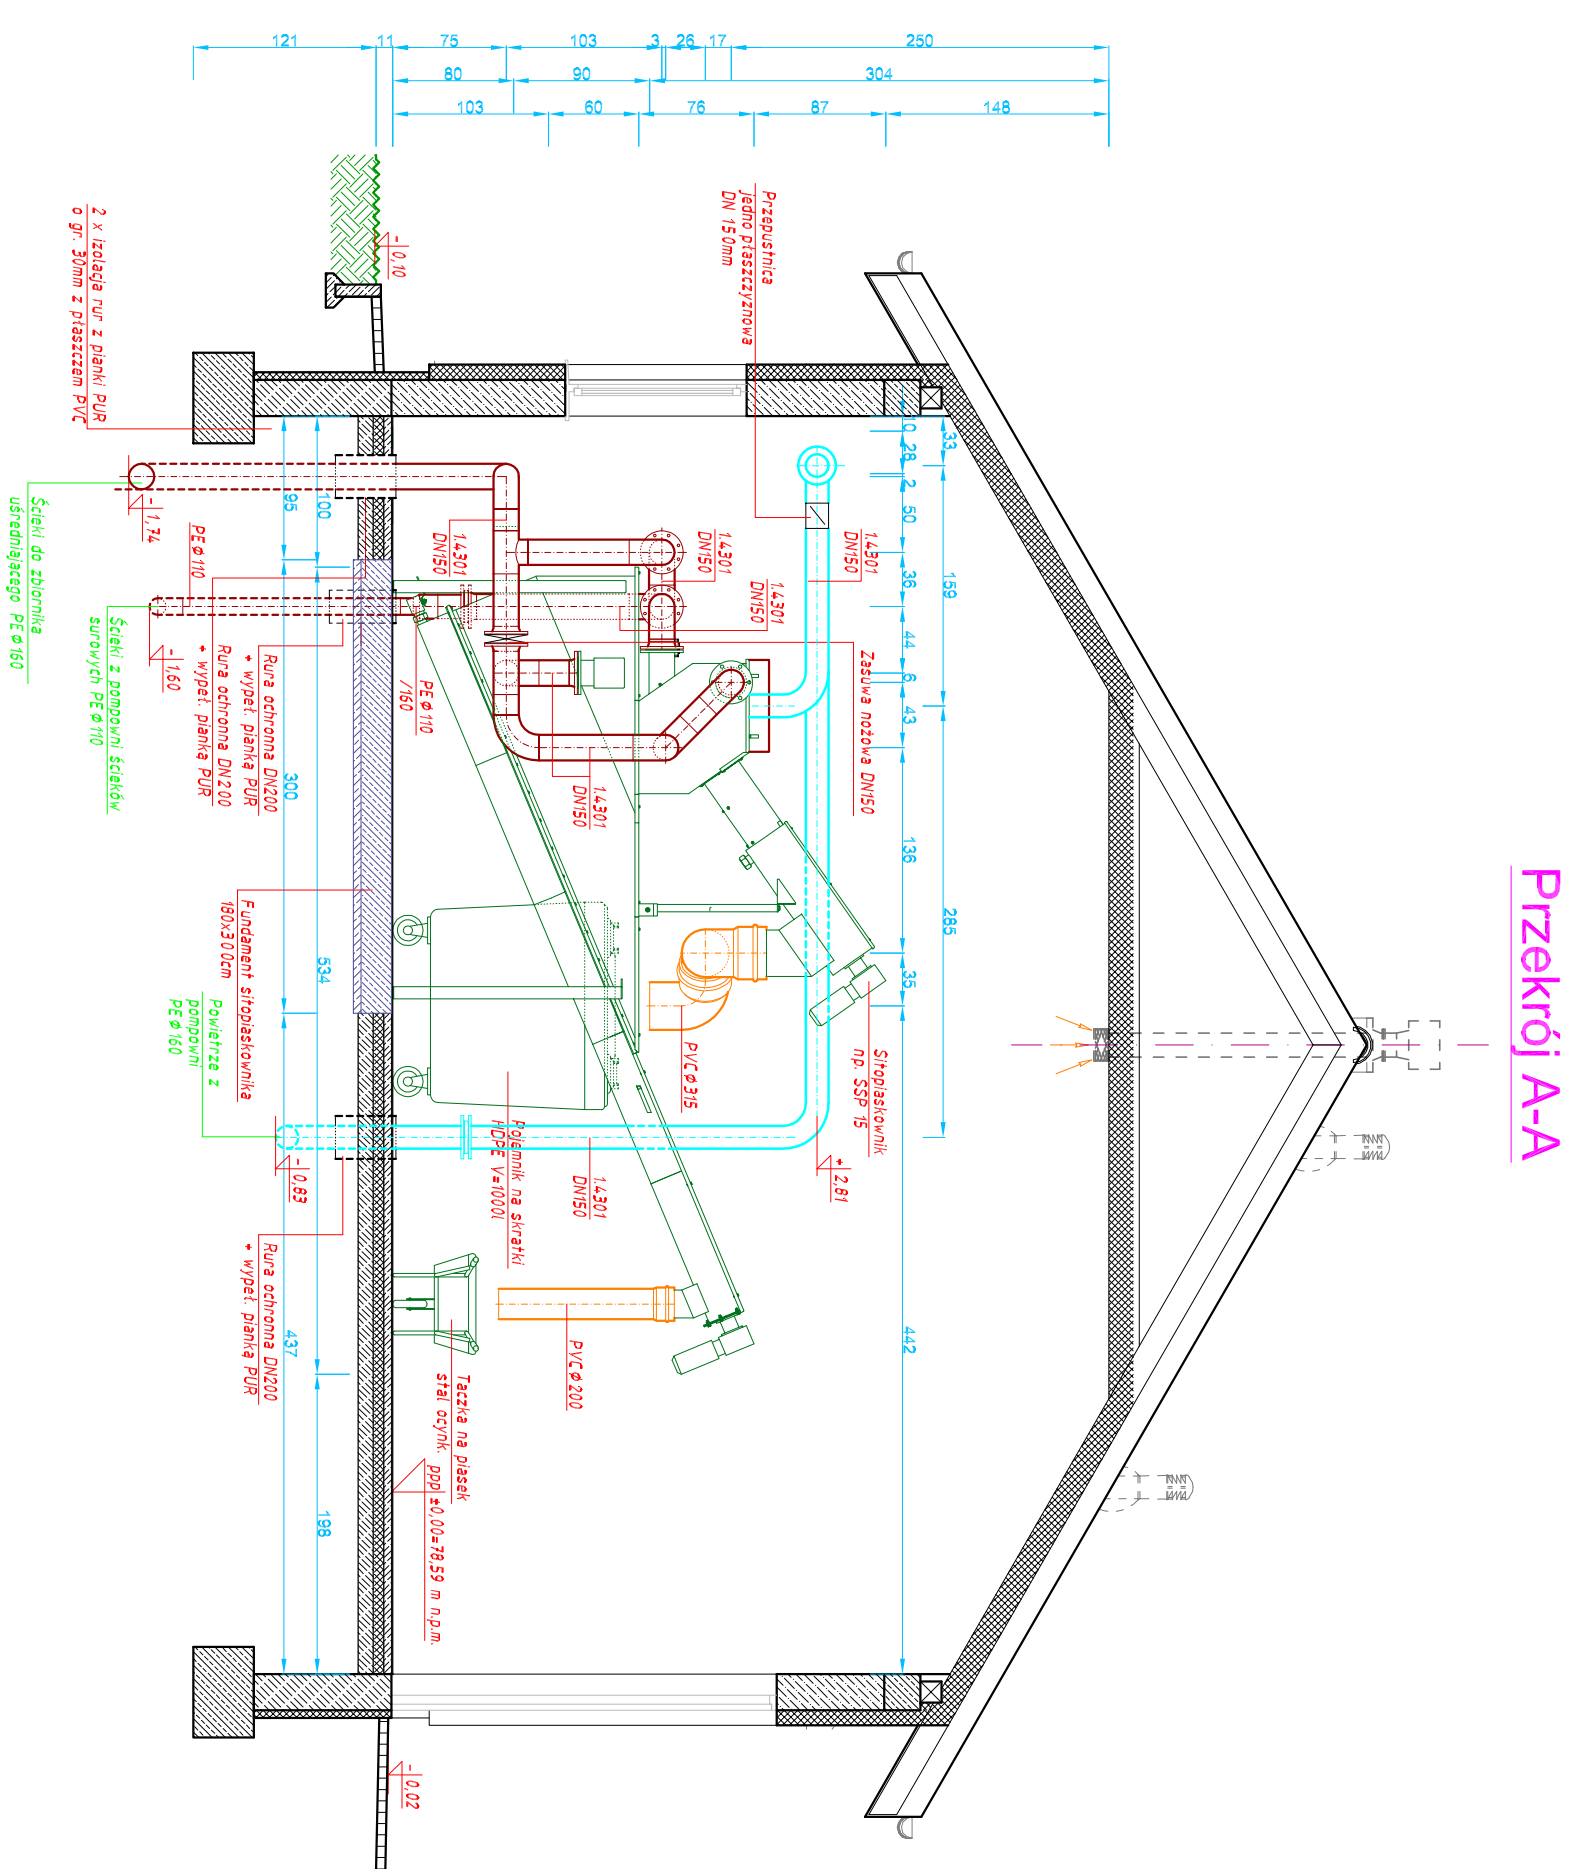



Budowa kanalizacji sanitarnej wraz z lokalną oczyszczalnią ścieków  
 w miejscowości Smardzewo  
**Lokalna oczyszczalnia ścieków o przepustowości 110m<sup>3</sup>/d**  
 Technologia - Budynek techniczny nr 1. Skala 1:50

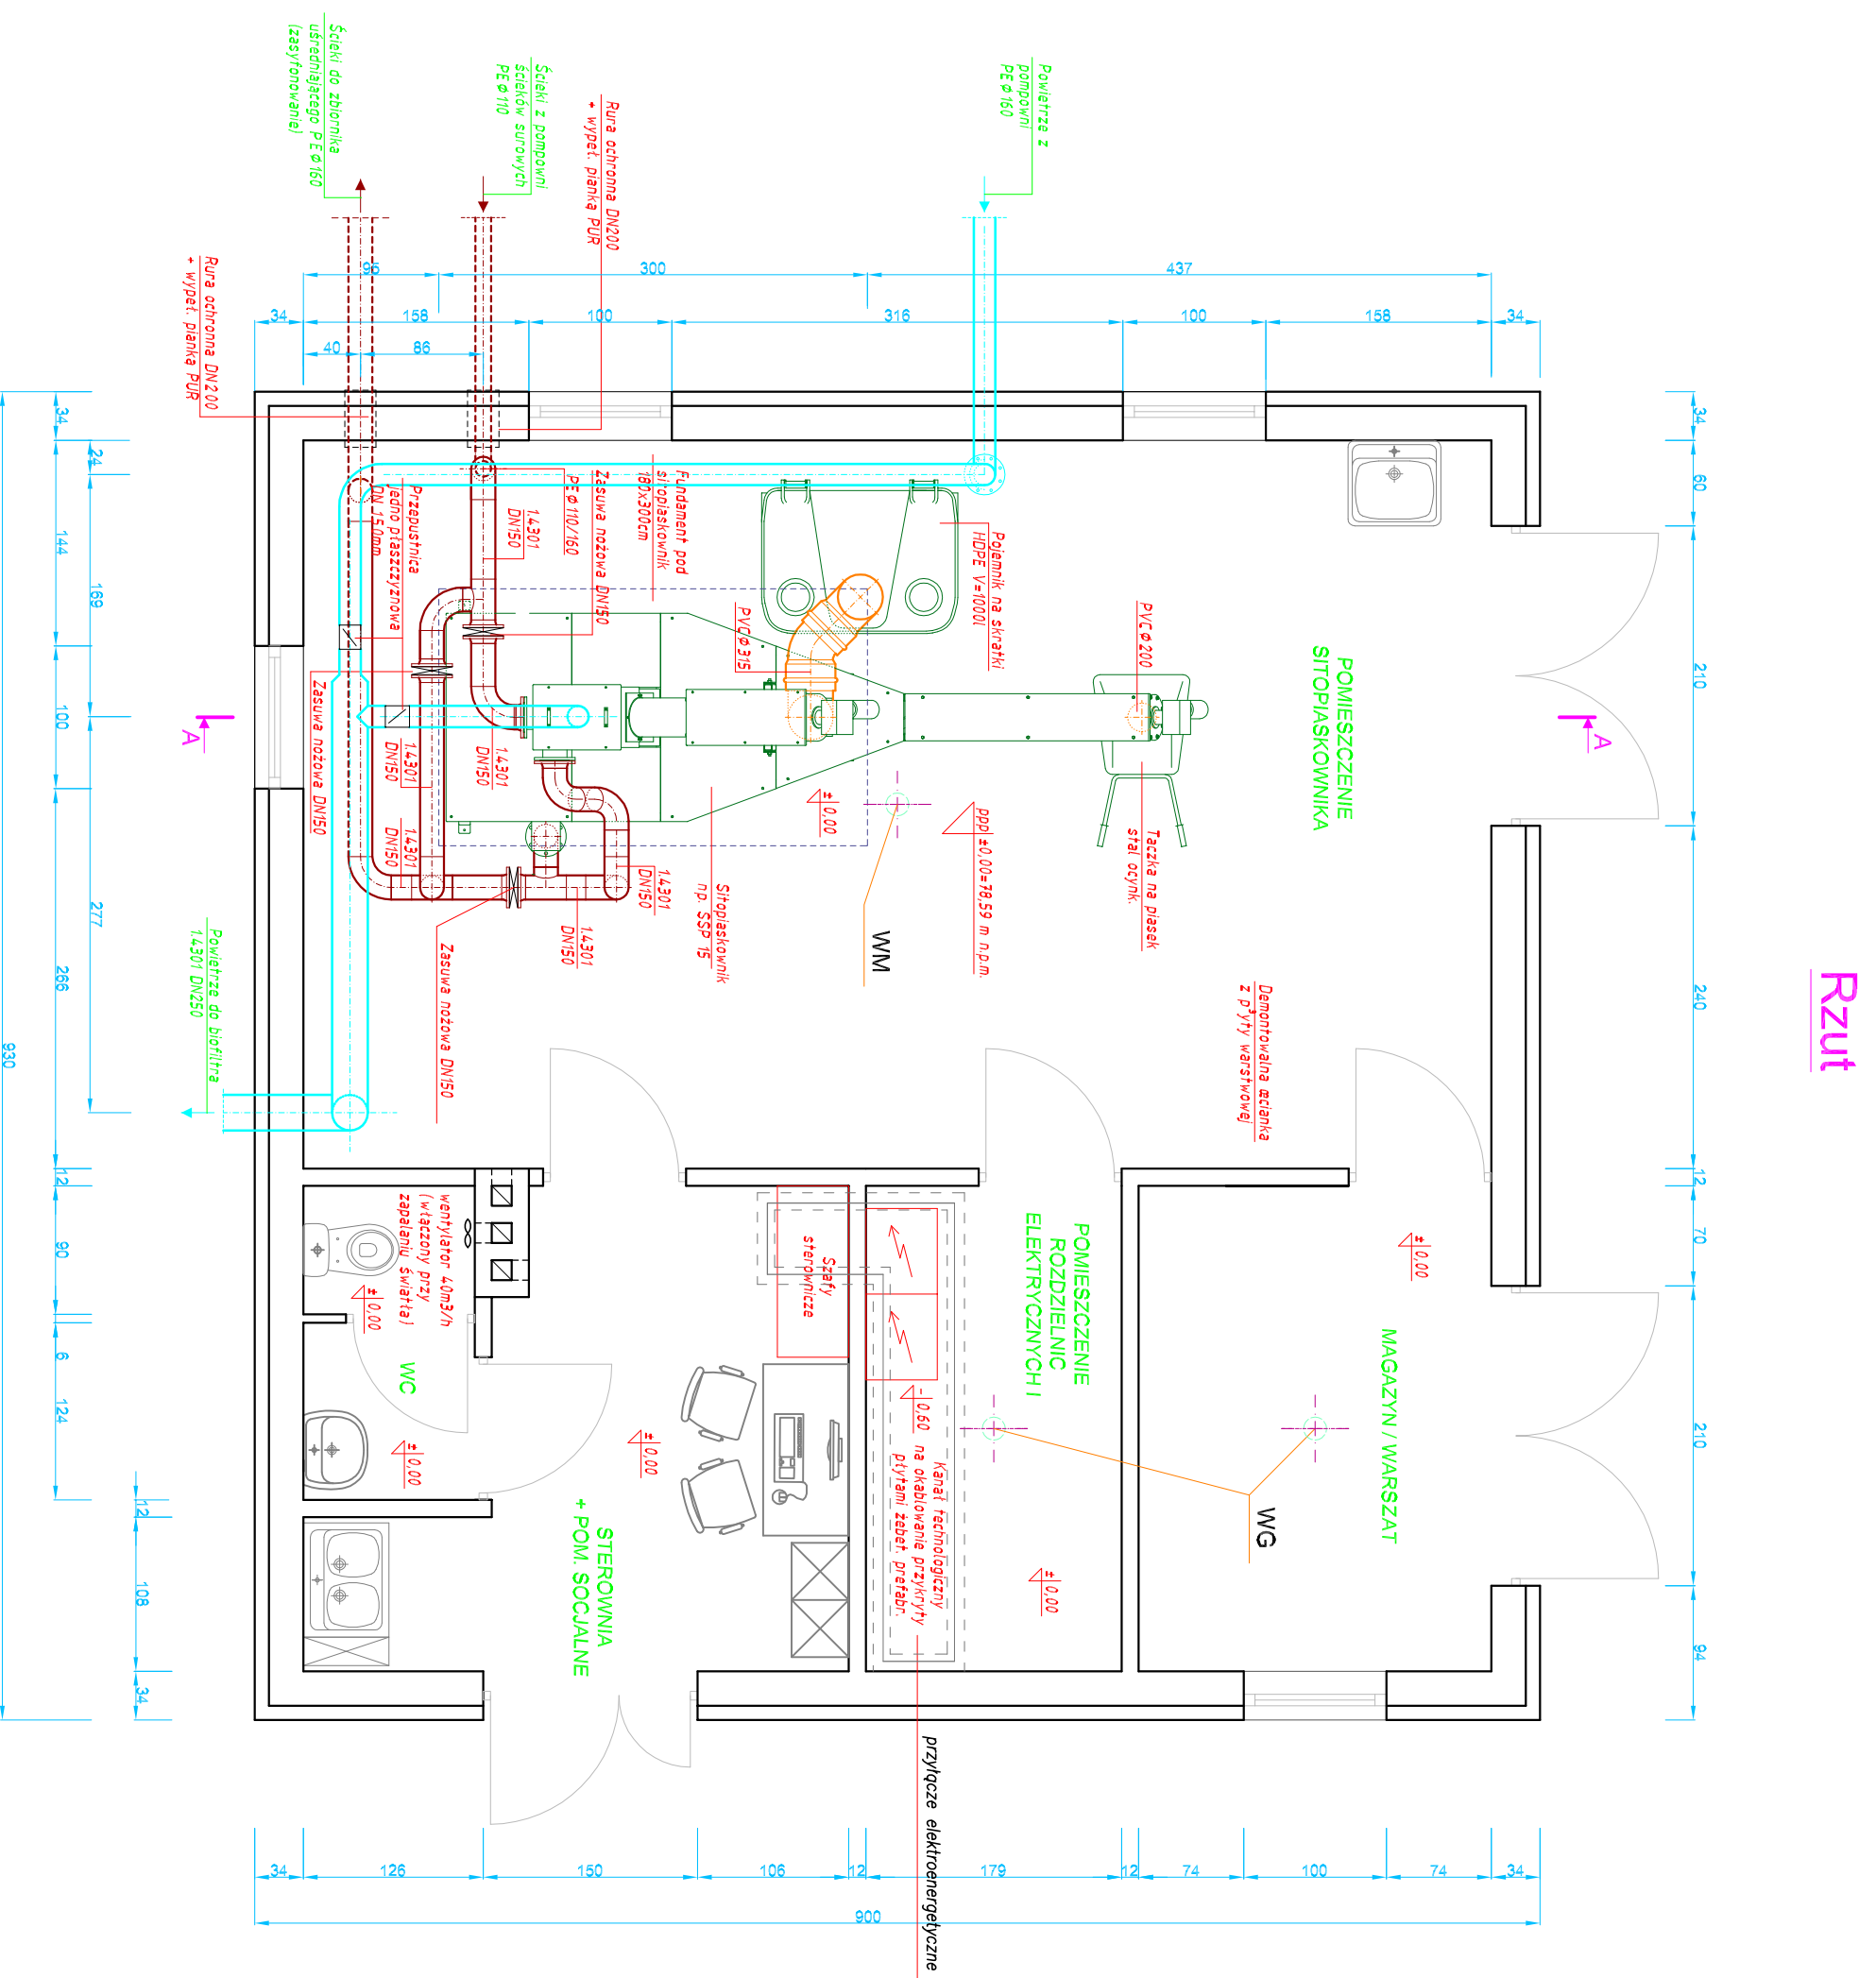

**WM** - WENTYLACJA MECHANICZNA ( WNIETRZAK DACHOWY ZNIEZGROJONY )  
**WG** - WENTYLACJA GRZEWIACYWIA ( WNIETRZAK DACHOWY NA PODSTAWIE DACHOWEJ Z OCIEKACZEM )

 PRACOWNIA INWESTYCYJNO-PROJEKTOWA "IMEKO" JERZY KUJAWSKI 14-200 ŁAWA, ul. Ostrodzka 53, telefon 0-69/646-71-51, tel. 0-69/646-76-41 http://www.imeko.pl, e-mail: biuro@imeko.pl	
INWESTYCJA:	Budowa kanalizacji sanitarnej wraz z lokalną oczyszczalnią ścieków w miejscowości Smardzewo
ADRES INWESTYCJI:	Smardzewo, obręb 0006 Smardzewo, gmina Szczoniec, powiat świebodziński
OBIEKT:	Lokalna oczyszczalnia ścieków o przepustowości 110m <sup>3</sup> /d
ADRES OBIEKTU:	Dz. nr 223/1 i 241, obręb 0006 Smardzewo, gmina Szczoniec, powiat świebodziński
INWESTOR:	Gmina Szczoniec, Sezoniec 73, 66-225 Sezoniec
OPRACOWANIE:	PROJEKT ARCHITEKTONICZNO-BUDOWLANY
TEMA:	Budynek techniczny nr 1
PROJEKTOWAŁ:	inż. Jerzy Kujawski
SPRAWDZIŁ:	mgr inż. Ołaf Kujawski
OPRACOWAŁ:	mgr inż. Przemysław Haldia
DATA:	listopad 2016 r.
PODZIAŁKA:	1:50
BRANŻA:	sanitarna
NR RYSUNKU:	5

Dokumentacja chroniona prawem autorskim Dz. U. Nr. 24, poz. 83 z 23.02.1994 r.  
 WZKŁADZIE ZMIANY, POWIELANIE, UDOBIEPNIANIE OSOBOM TRZECIM BEZ ZGODY AUTORÓW ZABRONIONE